



PIANTA PIANO TERRA Q=194.53

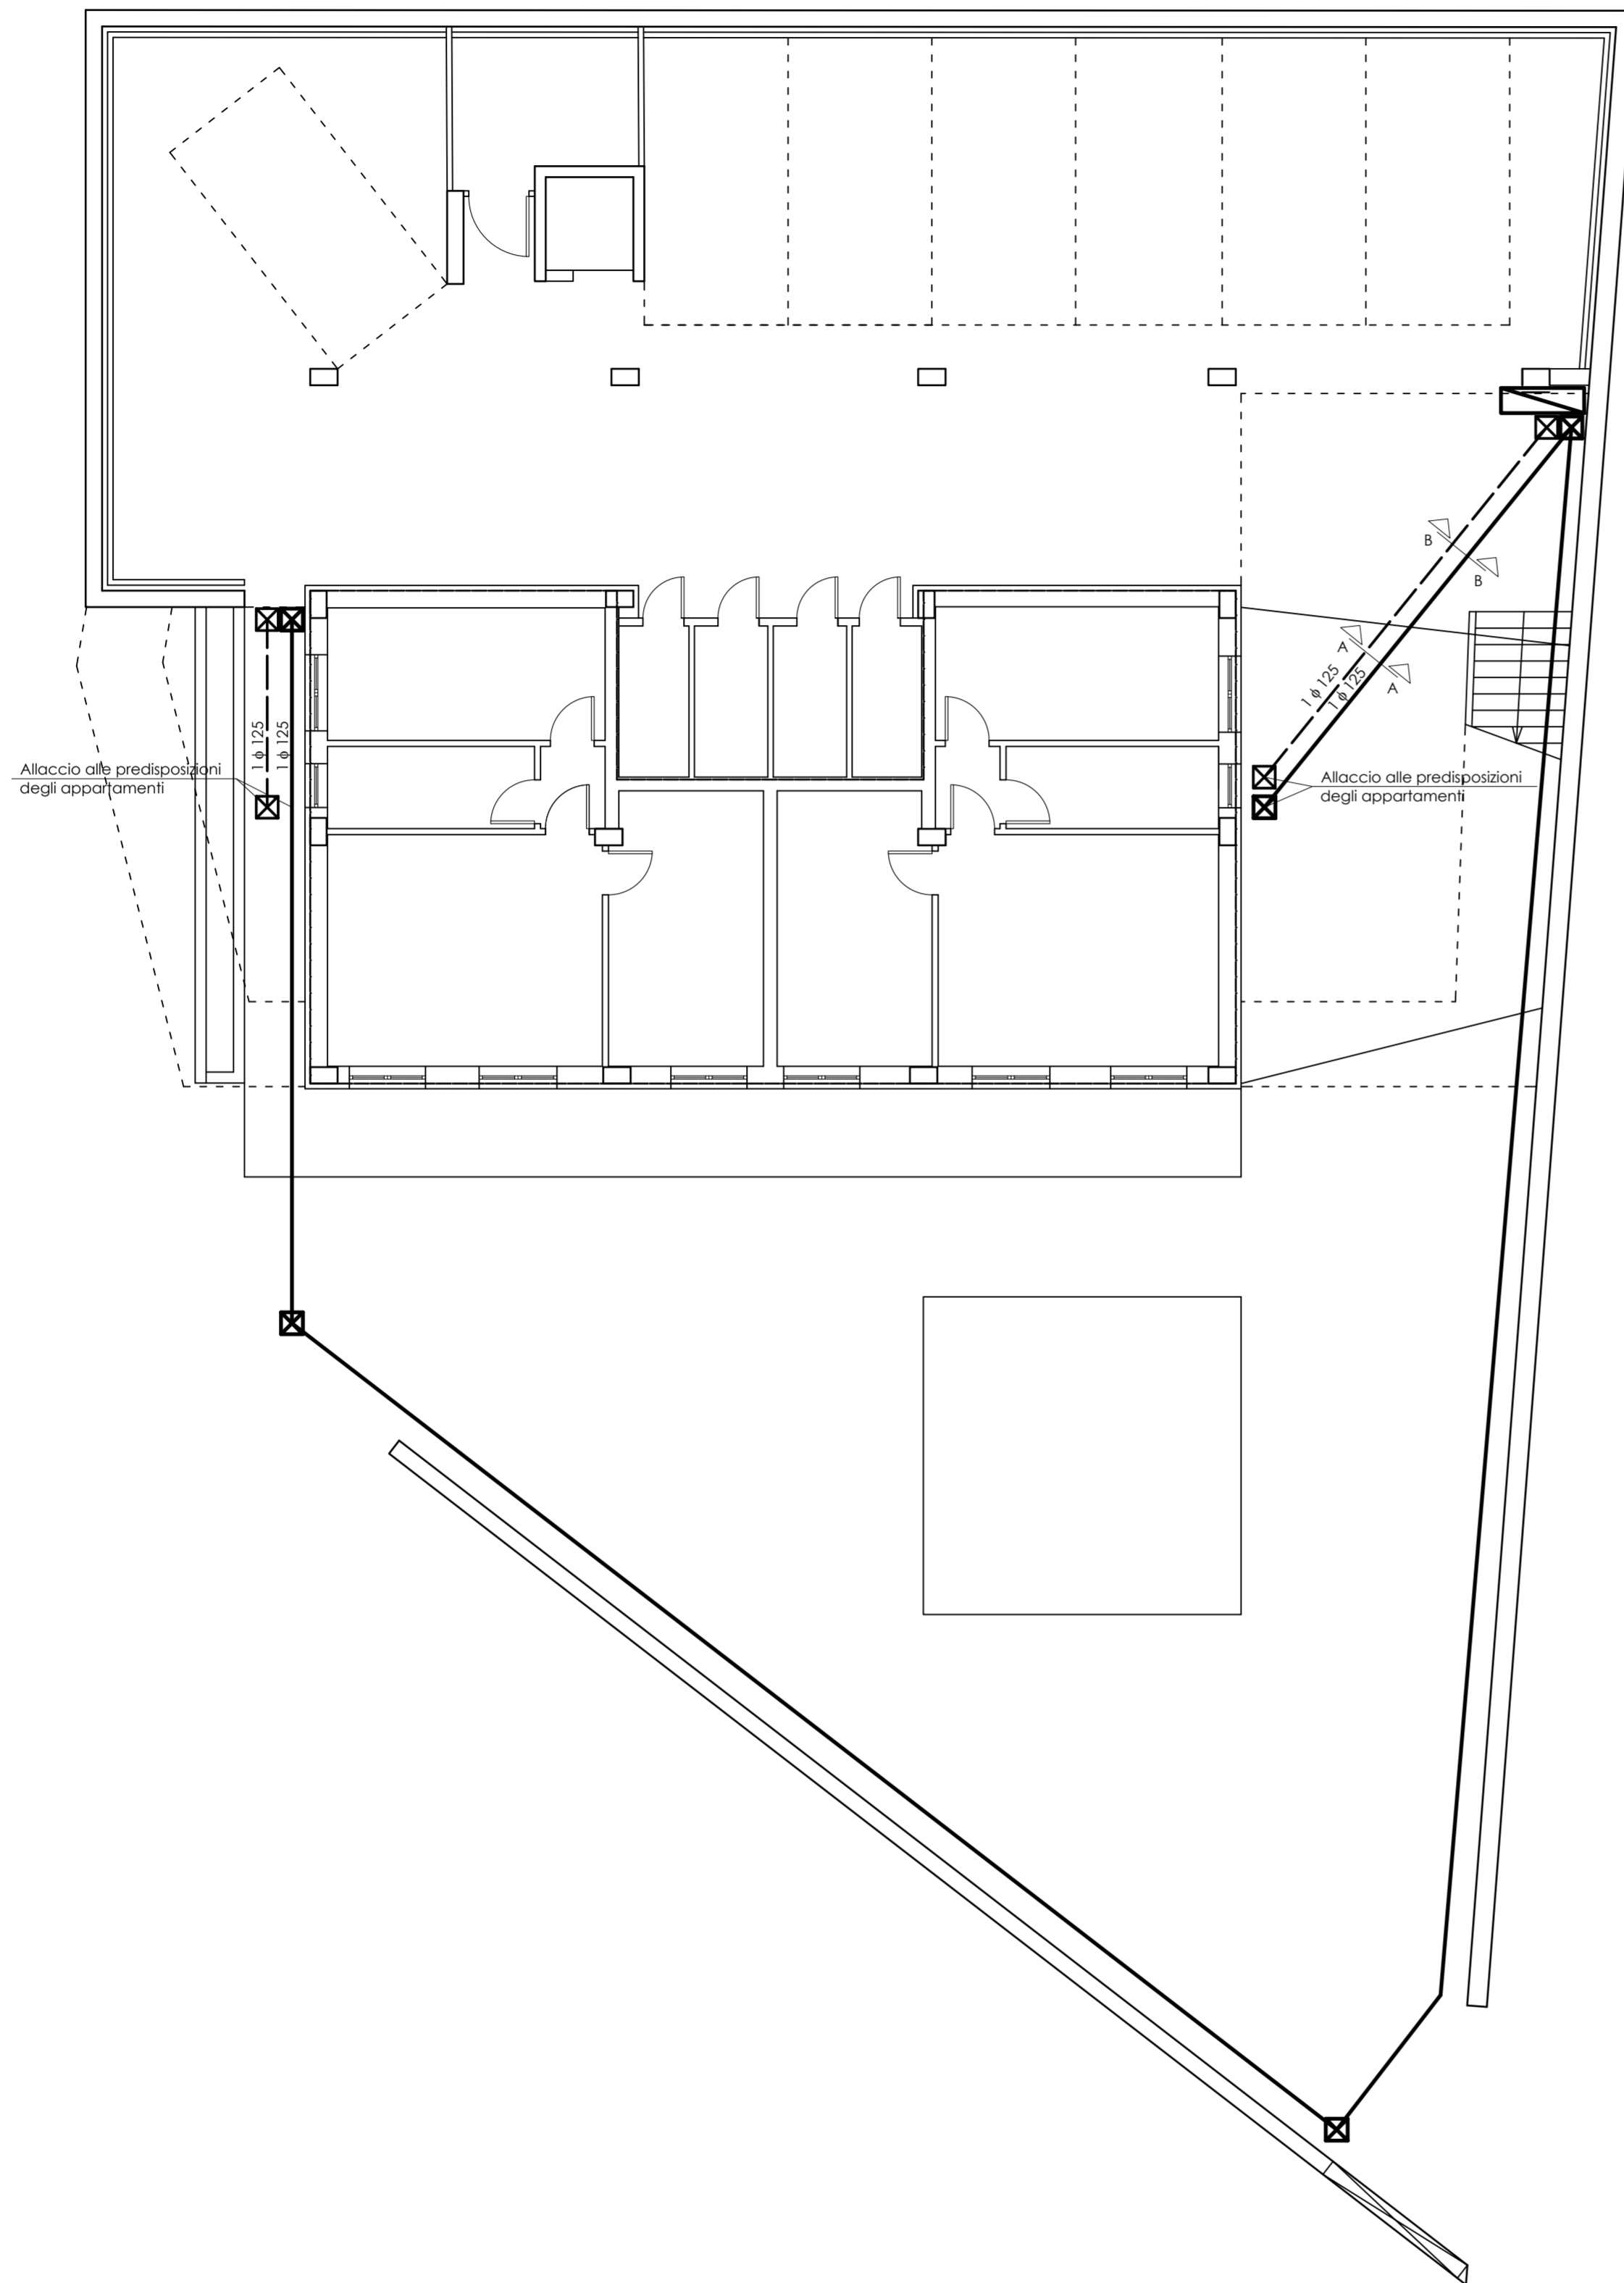


LEGENDA

- Linea telefonica
- Linea energia elettrica
- ☒ Box fornitura energia elettrica

Linea su terreno (Sez A-A)

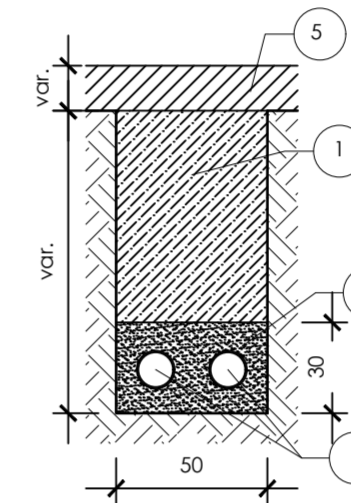

Linea su magrone esistente (Sez. B-B)

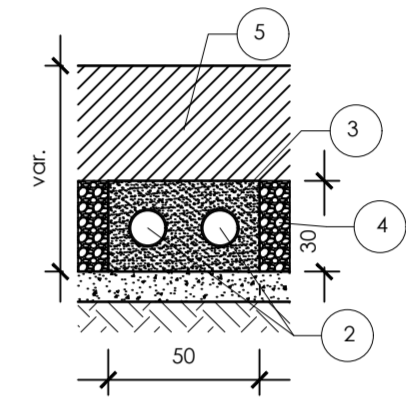

Sezione rete telefonica ed elettrica

scala 1:25

- 1 — Rinteno
- 2 — Tubo PE corrugato
- 3 — Rinlianco
- 4 — Anticappillare
- 5 — Completamento piazzale/marciapiede (non previsto nel presente stralcio)

COMMITENZA

PROGETTAZIONE

L'IMPRESA

DIREZIONE LAVORI

PROGETTISTA Ing. Giorgio LIBANORI

COLLABORATORE Ing. Leonardo Leoni

Provincia: ANCONA

Comune: SAN MARCELLO

STUDIO TECNICO
 Ing. Giorgio LIBANORI
 via De Gasperi 4/b
 Poggio San Marcello (AN)
 via Ancona, 15
 JESI (AN)
 tel. e fax: 0731/57248
 cell. 333/4438971
 studiolibanori@alice.it

- Architettonico
- Strutturale
- Impianto Tecnico

TAVOLA N. 3
 DATA Aprile 2016
 SCALA 1:100

COMMITENTE FONDAZIONE C. GREGORINI

PROGETTO PROGETTO ESECUTIVO
 OPERE DI COMPLETAMENTO RELATIVE ALLA REALIZZAZIONE DI EDIFICIO DI CIVILE ABITAZIONE
 1° STRALCIO
 Lotto lavori n. 1
 DRENAGGI - FOGNATURE - OPERE IMPIANTISTICHE ESTERNE

ELABORATO RETI ENERGIA ELETTRICA E TELEFONICA