



PIANTA PIANO TERRA Q=194.53


PIANTA PIANO PRIMO Q=197.68

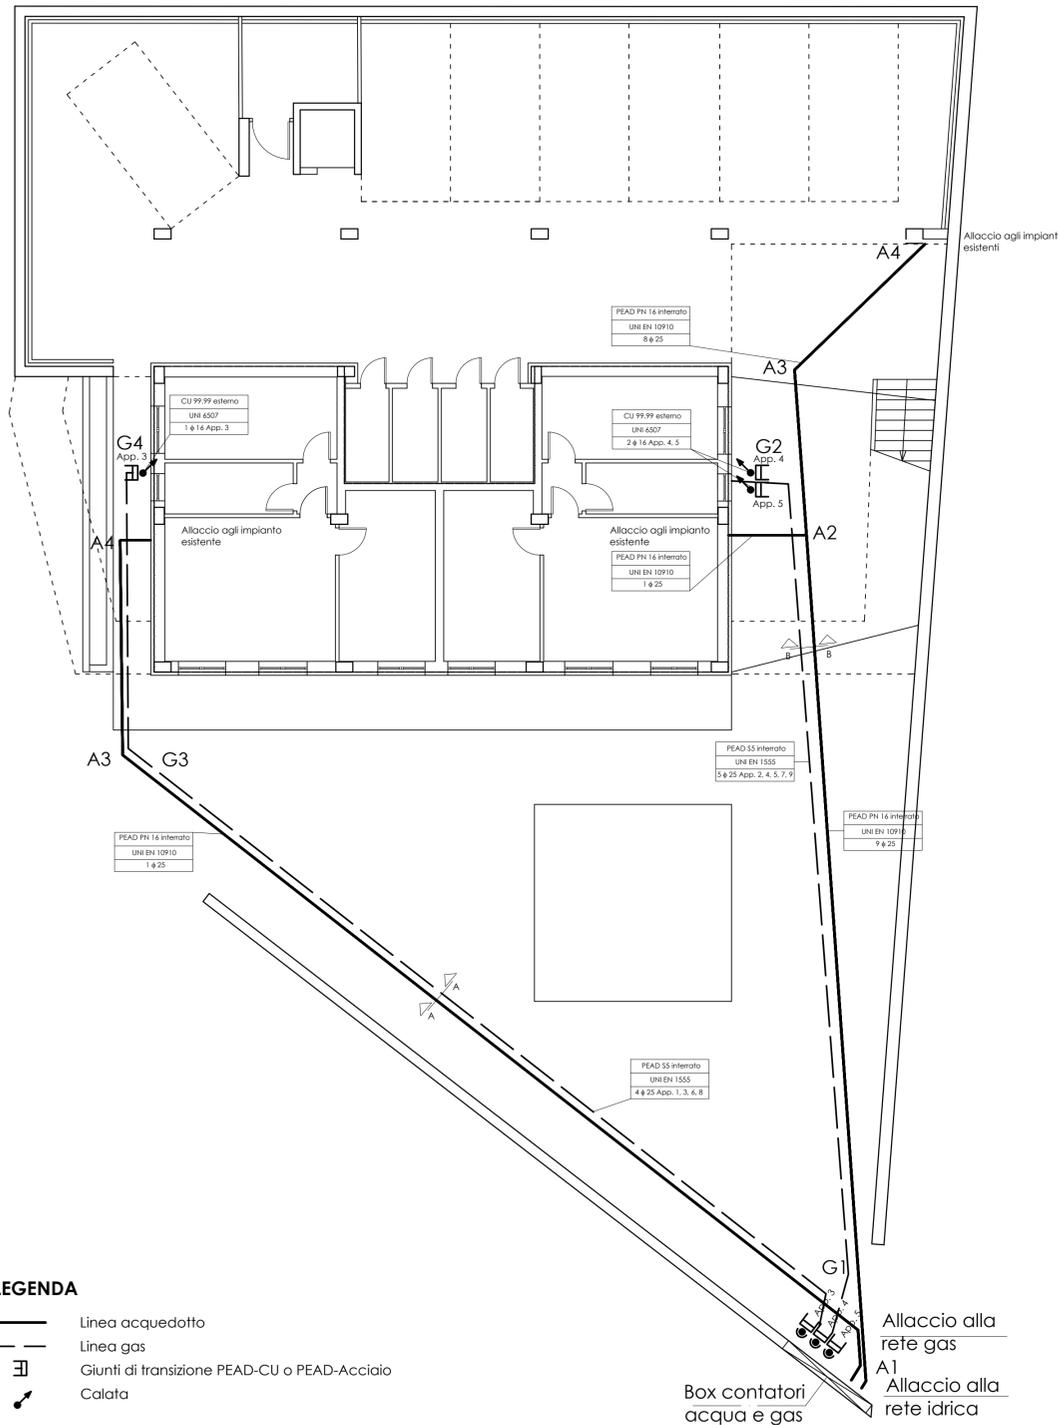


- LEGENDA**
- Linea acquedotto
 - Linea gas
 - ☐ Giunti di transizione PEAD-CU o PEAD-Acciaio
 - ↗ Calata

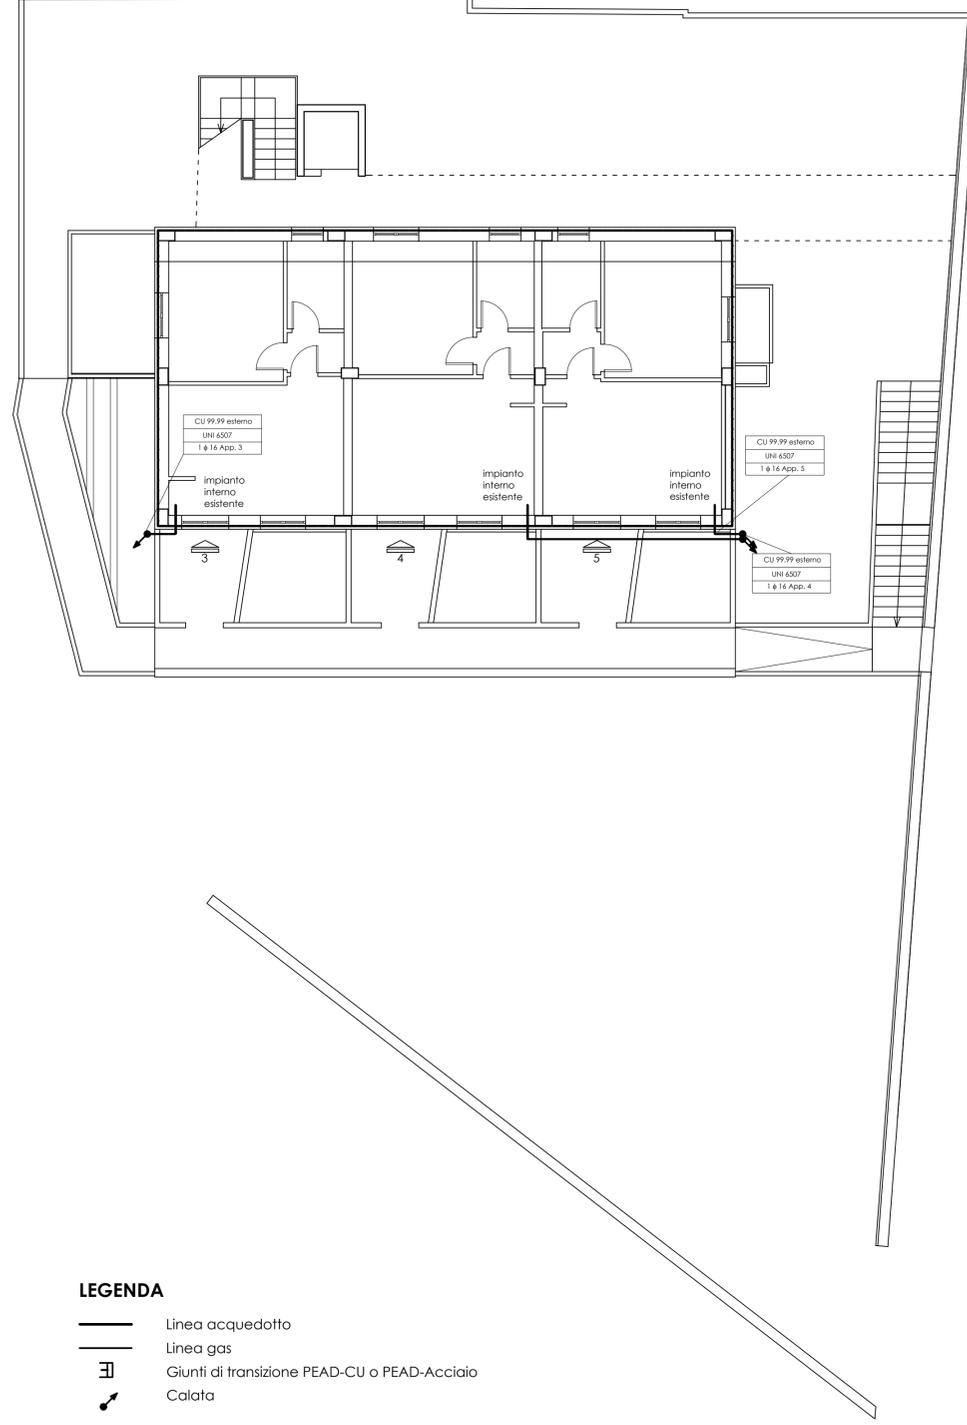

- LEGENDA**
- Linea acquedotto
 - Linea gas
 - ☐ Giunti di transizione PEAD-CU o PEAD-Acciaio
 - ↗ Calata

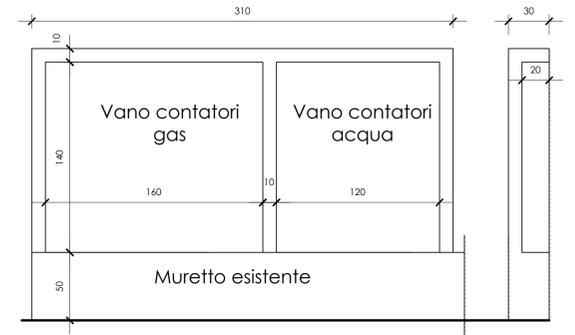

Sezione rete gas e acqua
scala 1:25

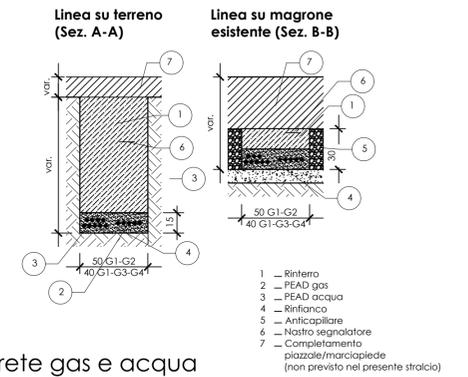

Sezione rete gas e acqua
scala 1:25

COMMITTENZA: FONDAZIONE C. GREGORINI
L'IMPRESA: [blank]
PROGETTAZIONE: [blank]
DIREZIONE LAVORI: [blank]

PROGETTISTA: Ing. Giorgio LIBANORI
COLLABORATORE: Ing. Leonardo Leoni

Provincia: ANCONA Comune: SAN MARCELLO

COMMITTENTE: FONDAZIONE C. GREGORINI

PROGETTO: PROGETTO ESECUTIVO
OPERE DI COMPLETAMENTO RELATIVE ALLA REALIZZAZIONE DI EDIFICIO DI CIVILE ABITAZIONE
1° STRALCIO
Lotto lavori n. 1
DRENAGGI - FOGNATURE - OPERE IMPIANTISTICHE ESTERNE

ELABORATO: RETI GAS E ACQUA

STUDIO TECNICO
Ing. Giorgio LIBANORI
via De Gasperi 4/b
Poggio San Marcello (AN)
via. Ancona, 15
JESI (AN)
tel. e fax 0731/57248
cell. 333/4438971
studiolibanori@alice.it

Architettonico
Strutturale
 Impianto Tecnico

TAVOLA N. 2 DATA: Aprile 2016 SCALA: 1:100